


**INSTALACIONES
A.A.S.S. Y A.A.L.L.**

Yee PVC de 50 x 50	
Yee PVC de 110 x 110	
Yee PVC de 160 x 160	
Yee PVC de 110 x 50	
Reductor PVC	
Caja de revisión AALL	
Caja de revisión AASS	
Aguas Servidas 110mm	
Aguas Lluvias 160mm	
Ventilación 110mm	
Tubería PVC TIPO "B" 50mm AA.SS	
Tubería PVC TIPO "B" 75mm AA.SS	
Tubería PVC TIPO "B" 110mm AA.SS	
Tubería PVC TIPO "B" 160mm AA.SS	
Tubería PVC TIPO "B" A.A.L.L.	
Tubería PVC TIPO "A" Ventilación (Aérea)	
Codo 90°	
Tee 90°	

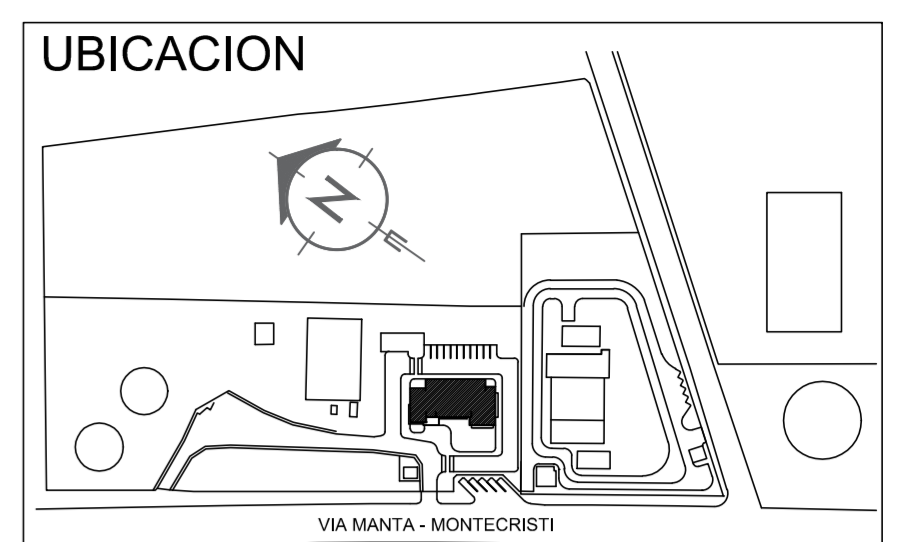

**LABORATORIO CENTRAL PARA
EL CONTROL DE CALIDAD DE
AGUA EN LA CIUDAD DE MANTA**

MANTA - ECUADOR

REVISIONES

REV.	FECHA	INSTITUCION	DB.	REV.	APR.

PROYECTO
LABORATORIO DE AGUAS

CONTIENE
SISTEMA HIDROSANITARIO

FECHA: ENERO 2017 ESCALA: 1:125 LAMINA: SH-01

NOMBRE DEL ARCHIVO: **INDIQUE NOMBRE DE ARCHIVO**

POR LA CONSULTORIA: **ING. RUBEN FELIX DELGADO** POR INSTALACIONES HIDROSANITARIAS: **ING. VICTOR HUGO SACOTO PICO**

RECIBIDO: _____

REVISADO: _____

1 PLANTA SISTEMA AA.SS Y AA.LL. NIVEL +0.18
Scale: 1:125